
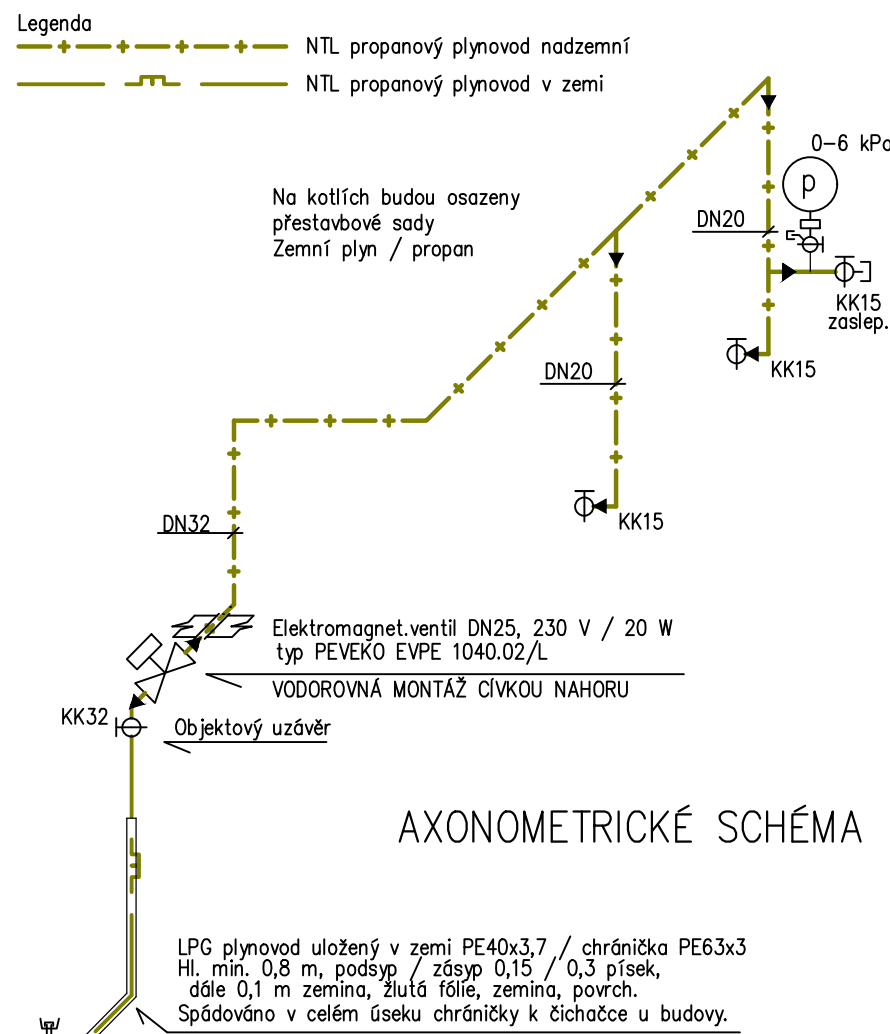
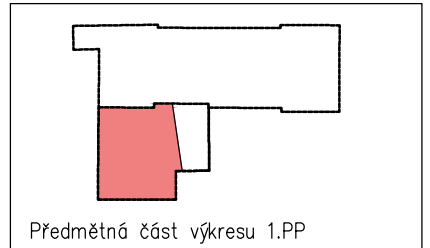
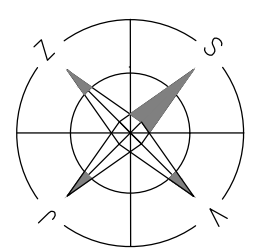


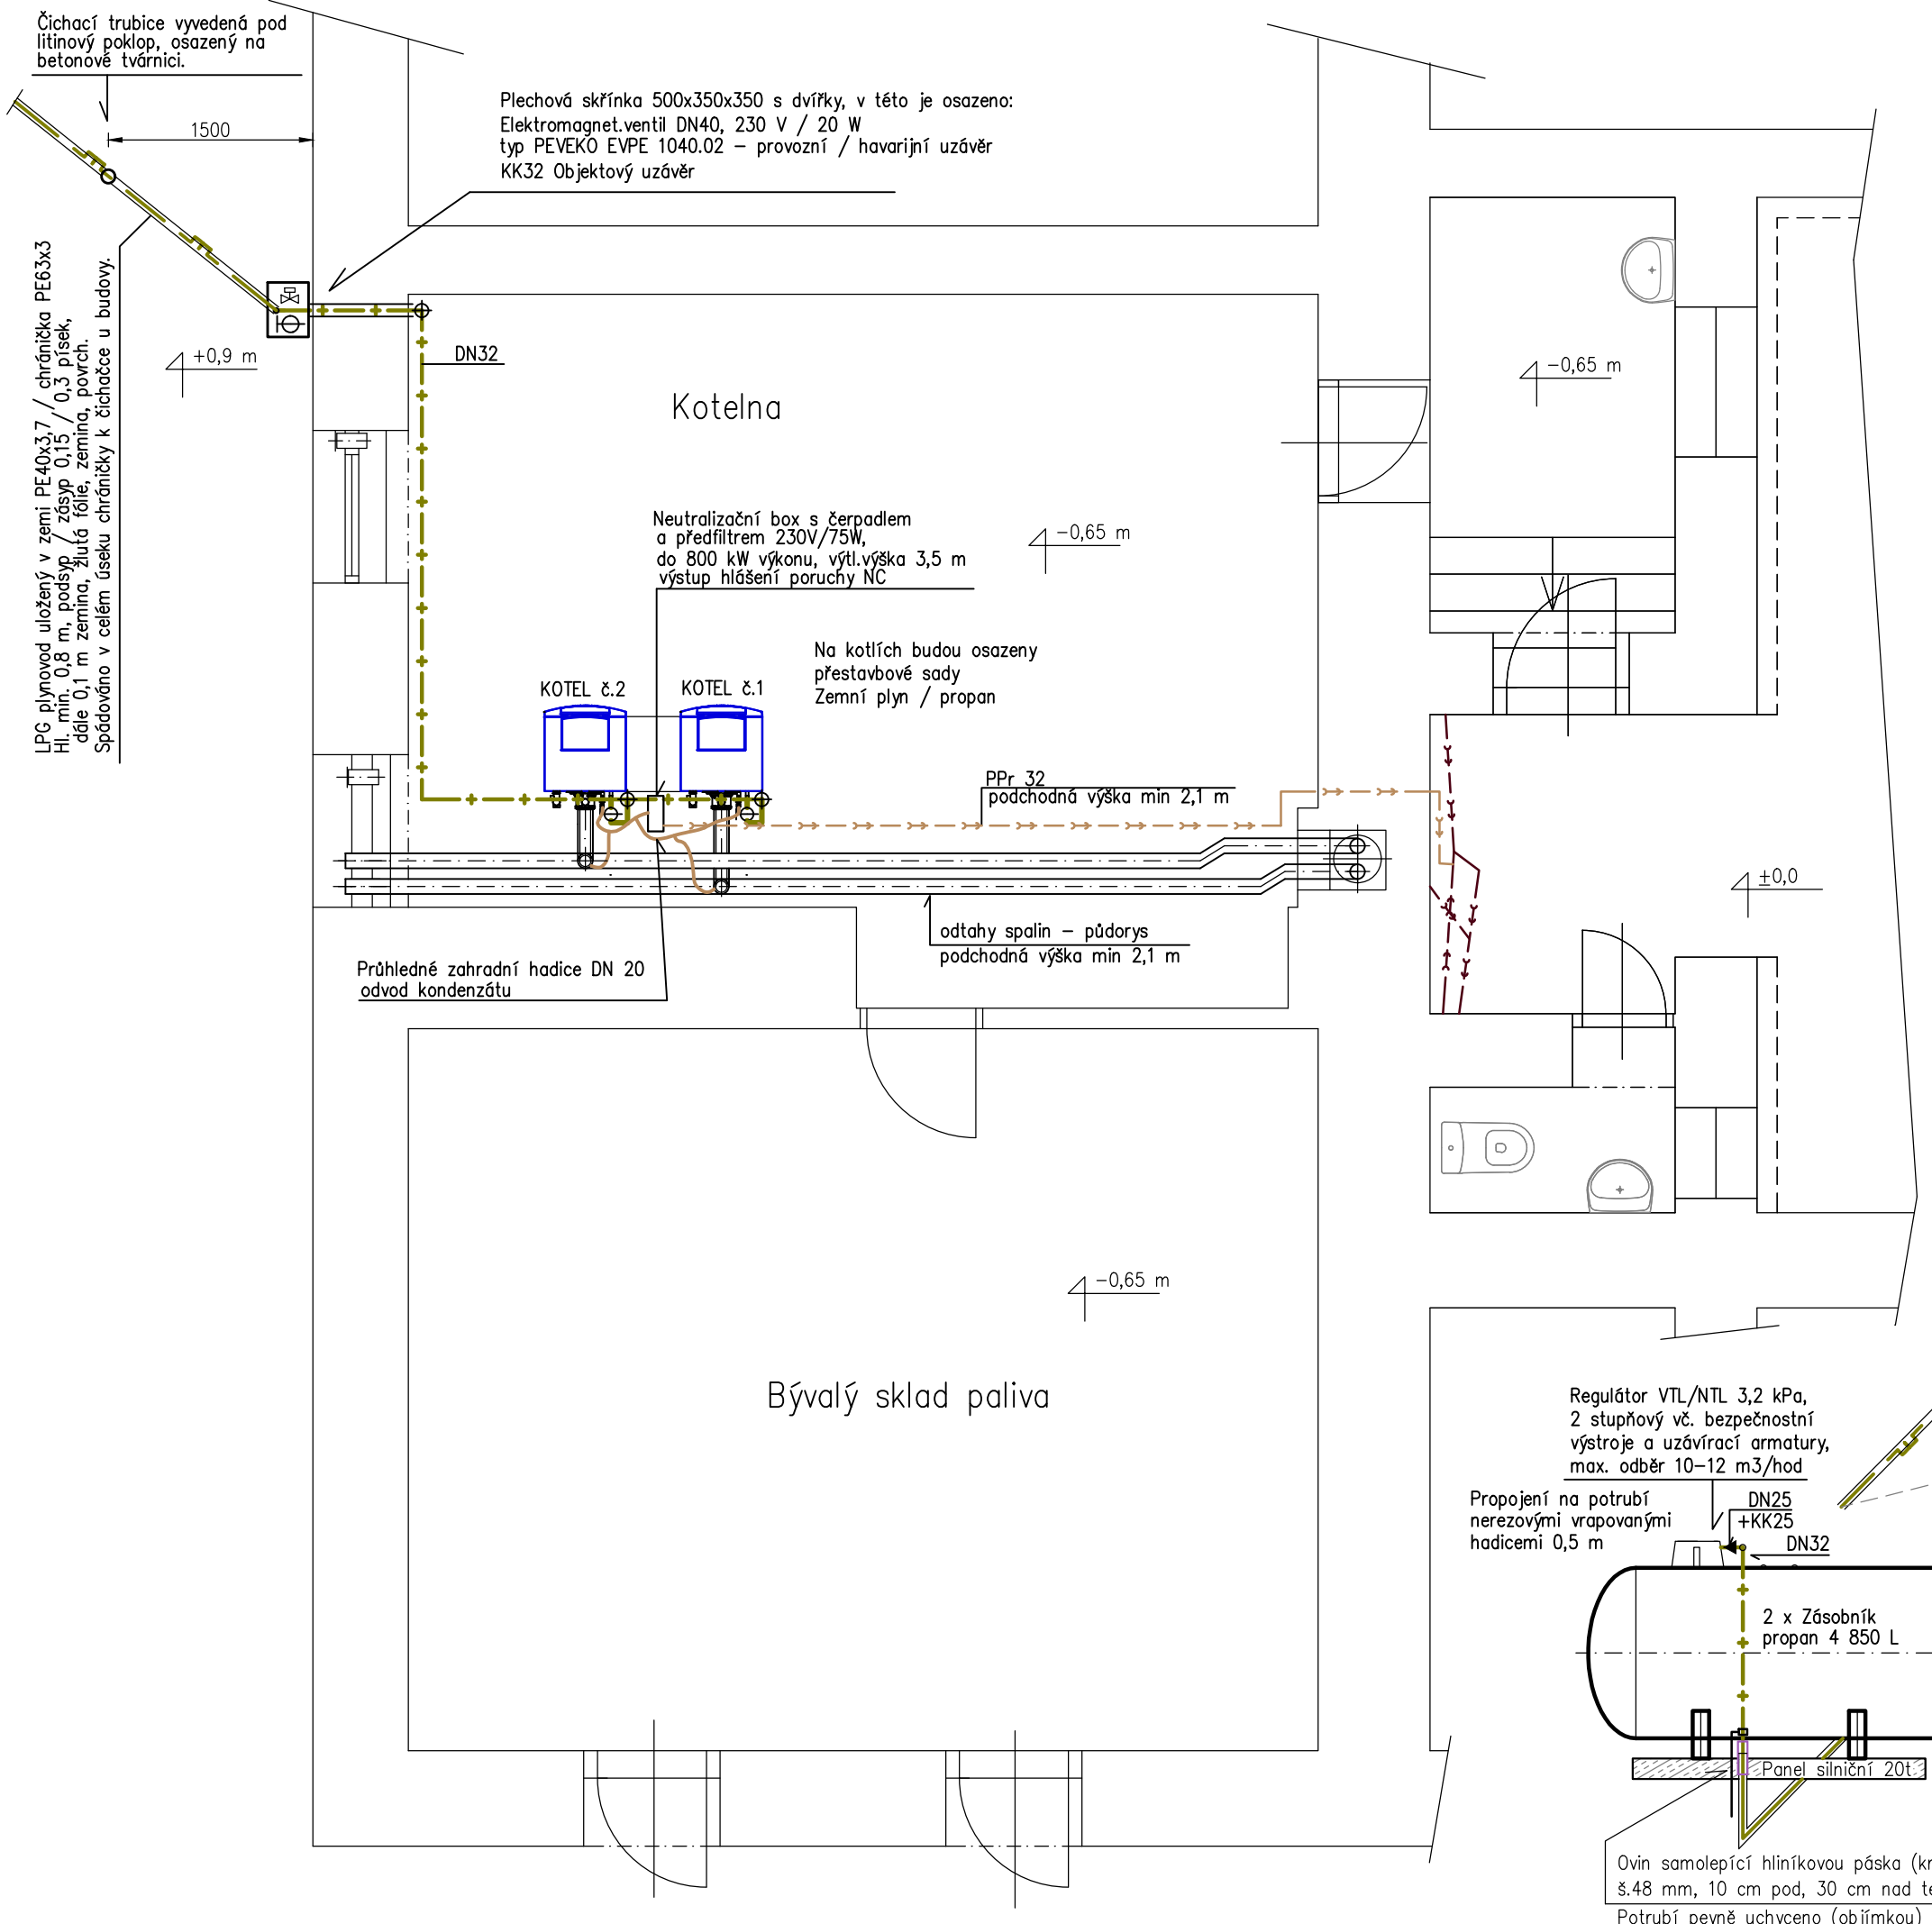

Akce: Plynová kotelna pro vytápění MŠ Doubrava	výkres č. 06 /DSP
Vypracoval: Ing. Stanislav Wilczek	měřítko: 1:50 / N
Stavebník: Obec Doubrava	formát: A 3
Doubrava č.p. 599, 735 33 Doubrava	datum: 10/2020
Místo stavby: Mateřská škola Doubrava, okres Karviná, příspěvková organizace, č.p. 496, 735 33 Doubrava, Parc.č. 181, 182, 177 kú. Doubrava u Orlové	
Název výkresu: Plynoinstalace, půdorys odt.spalin a odv.kondenz.	