
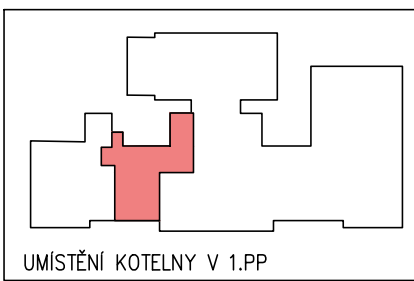
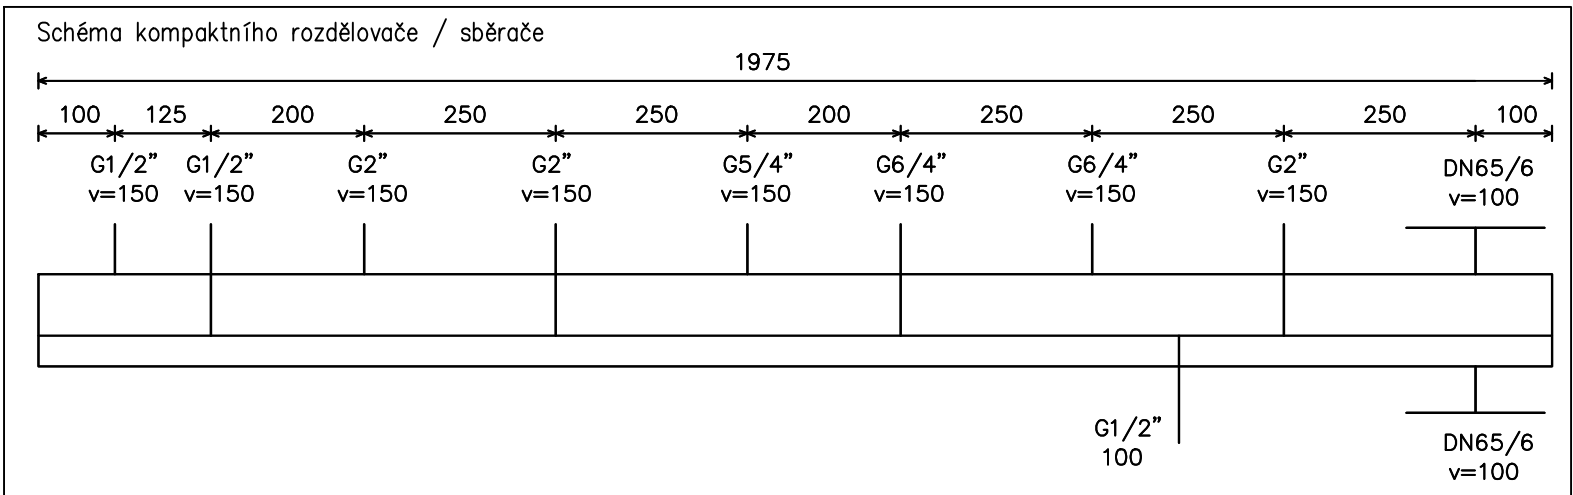


- Legenda:
- přívodní topná voda – nový
  - - - vratná topná voda – nový
  - přívodní topná voda – stávající
  - - - vratná topná voda – stávající
  - · - · - expanzní potrubí
  - - - studená voda (pitná – SV)

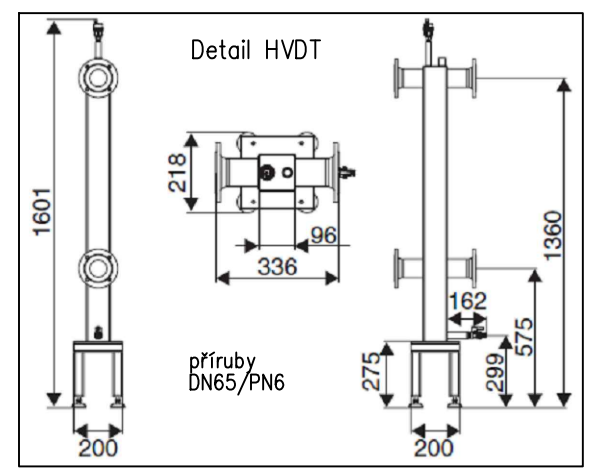

Akce: Plynová kotelna pro vytápění ZŠ Doubrava	výkres č. 07 /DSP
Vypracoval: Ing. Stanislav Wilczek	měřítko: 1:50/N
Stavebník: Obec Doubrava Doubrava č.p. 599, 735 33 Doubrava	formát: A 3 datum: 10/2020
Místo stavby: Základní škola Doubrava, okres Káruvina, příspěvková organizace, č.p. 546, 735 33 Doubrava, Parc.č. 164, kú. Doubrava u Orlové	
Název výkresu: Půdorys 1.PP – rozvody teplotního média	